


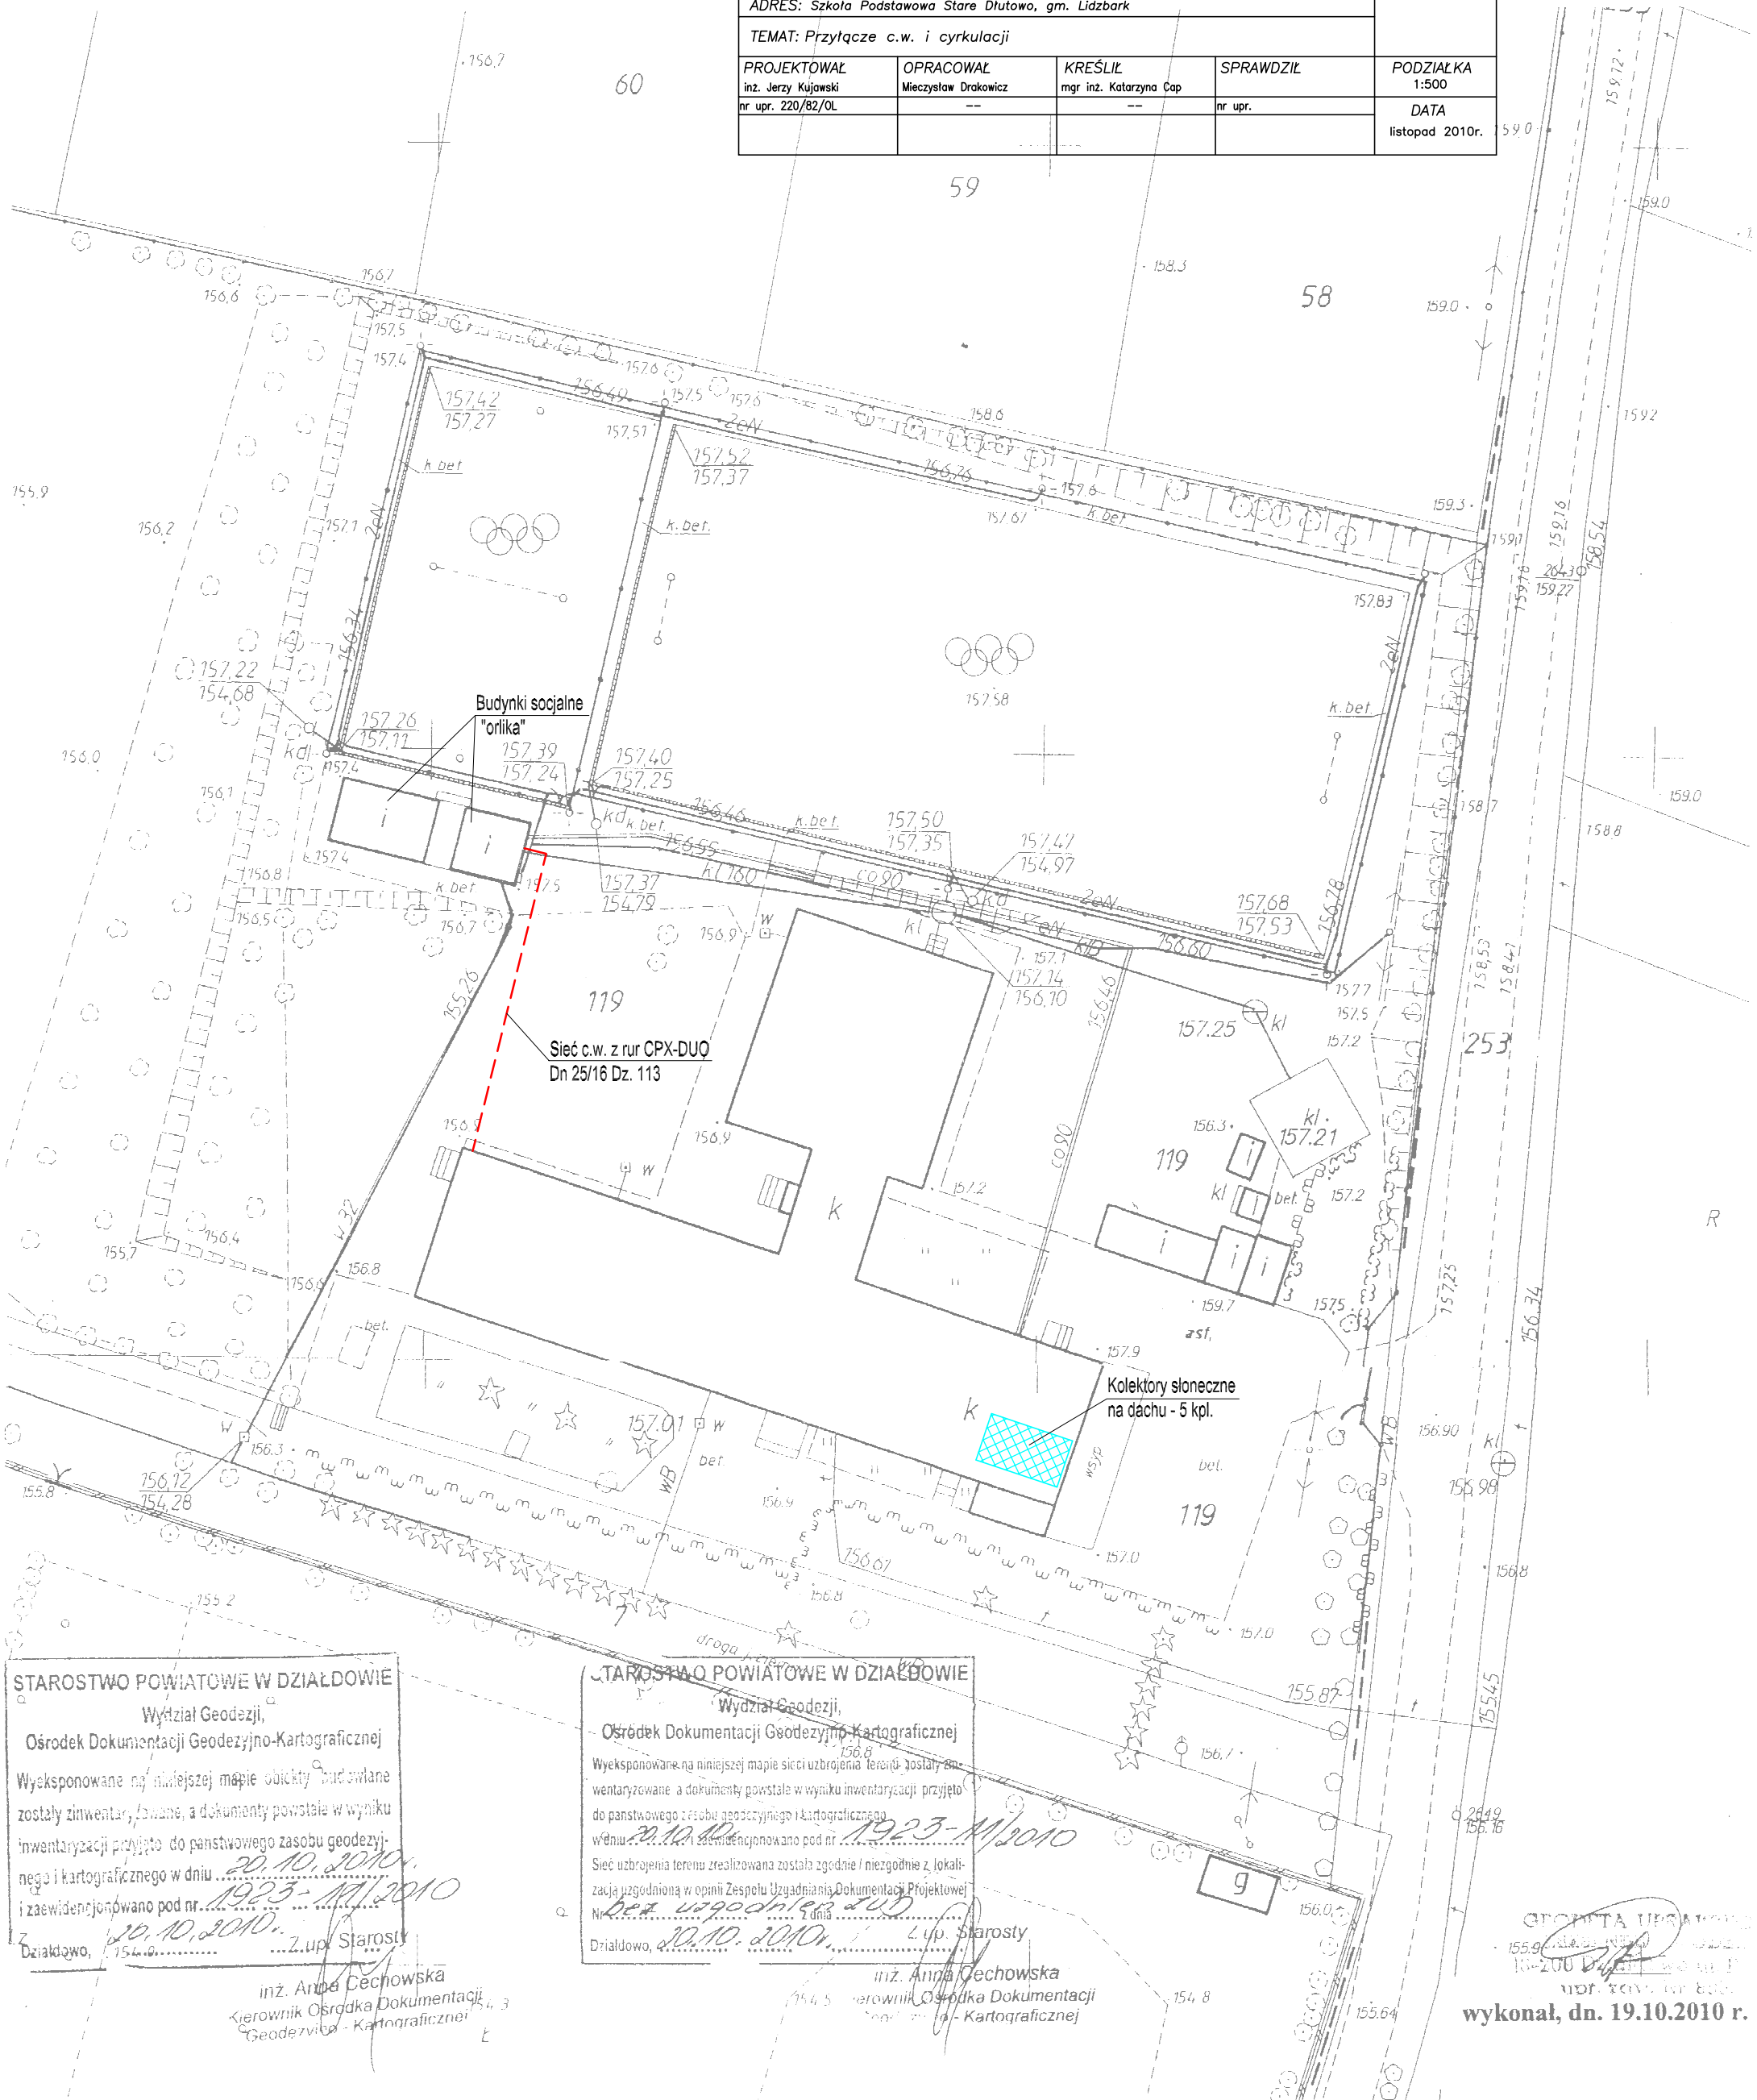
obręb : **DŁUTOWO STARE**
 gmina : Lidzbark
 powiat : działdowski
 wojew.: warmińsko-mazurskie

MAPA SYTUACYJNO-WYSOKOŚCIOWA

Ark. Nr 242.141.0843, 242.141.1321, Skala 1 : 500

z inwentaryzacją boisk sportowych, budynku zaplecza, przyłączy : wody, kanalizacji sanitarnej, energii elektrycznej i centralnego ogrzewania.

 PRACOWNIA INWESTYCYJNO-PROJEKTOWA INSTALACJI I INŻYNIERII SANITARNEJ 14-200 ILAWA, ul. Ostródzka 53, tel/fax(0-89)648-71-51				NR RYSUNKU
				OBIEKT: Kompleksowa modernizacja systemów grzewczych ADRES: Szkoła Podstawowa Stare Dłutowo, gm. Lidzbark
TEMAT: Przyłącze c.w. i cyrkulacji				
PROJEKTOWAŁ inż. Jerzy Kujawski nr upr. 220/82/OL	OPRACOWAŁ Mieczysław Drakowicz	KREŚLIŁ mgr inż. Katarzyna Cap	SPRAWDZIŁ nr upr.	PODZIAŁKA 1:500
				DATA listopad 2010r.



STAROSTWO POWIATOWE W DZIAŁDOWIE
 Wydział Geodezji,
 Ośrodek Dokumentacji Geodezyjno-Kartograficznej
 Wyeksponowane na niniejszej mapie obiekty budowlane zostały zinventaryzowane, a dokumenty powstałe w wyniku inwentaryzacji przyjęto do państwowego zasobu geodezyjnego i kartograficznego w dniu 20.10.2010r. i zaewidencjonowano pod nr. 1923-M/2010.
 Działdowo, 20.10.2010r. Z up. Starosty

STAROSTWO POWIATOWE W DZIAŁDOWIE
 Wydział Geodezji,
 Ośrodek Dokumentacji Geodezyjno-Kartograficznej
 Wyeksponowane na niniejszej mapie sieci uzbrojenia terenu zostały zinventaryzowane a dokumenty powstałe w wyniku inwentaryzacji przyjęto do państwowego zasobu geodezyjnego i kartograficznego w dniu 20.10.2010r. i zaewidencjonowano pod nr. 1923-M/2010.
 Sieć uzbrojenia terenu zrealizowana została zgodnie / niezgodnie z lokalizacją uzgodnioną w opinii Zespołu Uzgadniania Dokumentacji Projektowej Nr. Def. uzgodn. 1923-M/2010 z dnia 20.10.2010r.
 Działdowo, 20.10.2010r. Z up. Starosty

inż. Anna Cechowska
 Kierownik Ośrodka Dokumentacji Geodezyjno-Kartograficznej

inż. Anna Cechowska
 Kierownik Ośrodka Dokumentacji Geodezyjno-Kartograficznej

GEOPRATA UPRAWNIENIA
 13-200 Działdowo
 ul. Reja 5
 wykonał, dn. 19.10.2010 r.